

TÍTULO	PROYECTO BÁSICO Y DE EJECUCIÓN Y DE ACTIVIDAD DE LAVADERO DE MASCOTAS
PROMOTOR	Symbolon 2024 s.l.
EMPLAZAMIENTO	Calle Pepe Eizaga 1, B2 26005 Logroño, La Rioja
PLANO	Situación
ESCALA	1:2000
FECHA	Octubre 2024



IVÁN MARTÍNEZ GUTIÉRREZ, ARQUITECTO COAR 750



RAQUEL VILLAR ZABALA, ARQUITECTA COAR 893

Nº EXP:2024/025/IX VERS: 00

a_o1

TÍTULO

PROYECTO BÁSICO Y DE EJECUCIÓN Y DE ACTIVIDAD DE LAVADERO DE MASCOTAS

PROMOTOR

Symbolon 2024 s.l.

EMPLAZAMIENTO

Calle Pepe Eizaga 1, B2 26005 Logroño, La Rioja

PLANO

Estado Actual
Planta y Sección AA'

ESCALA

1:50

FECHA

Octubre 2024



IVÁN MARTÍNEZ GUTIERREZ, ARQUITECTO COAR 750




RAQUEL VILLAR ZABALA, ARQUITECTA COAR 893


Nº EXP:2024/025/IX

VERS: 00

a_o2

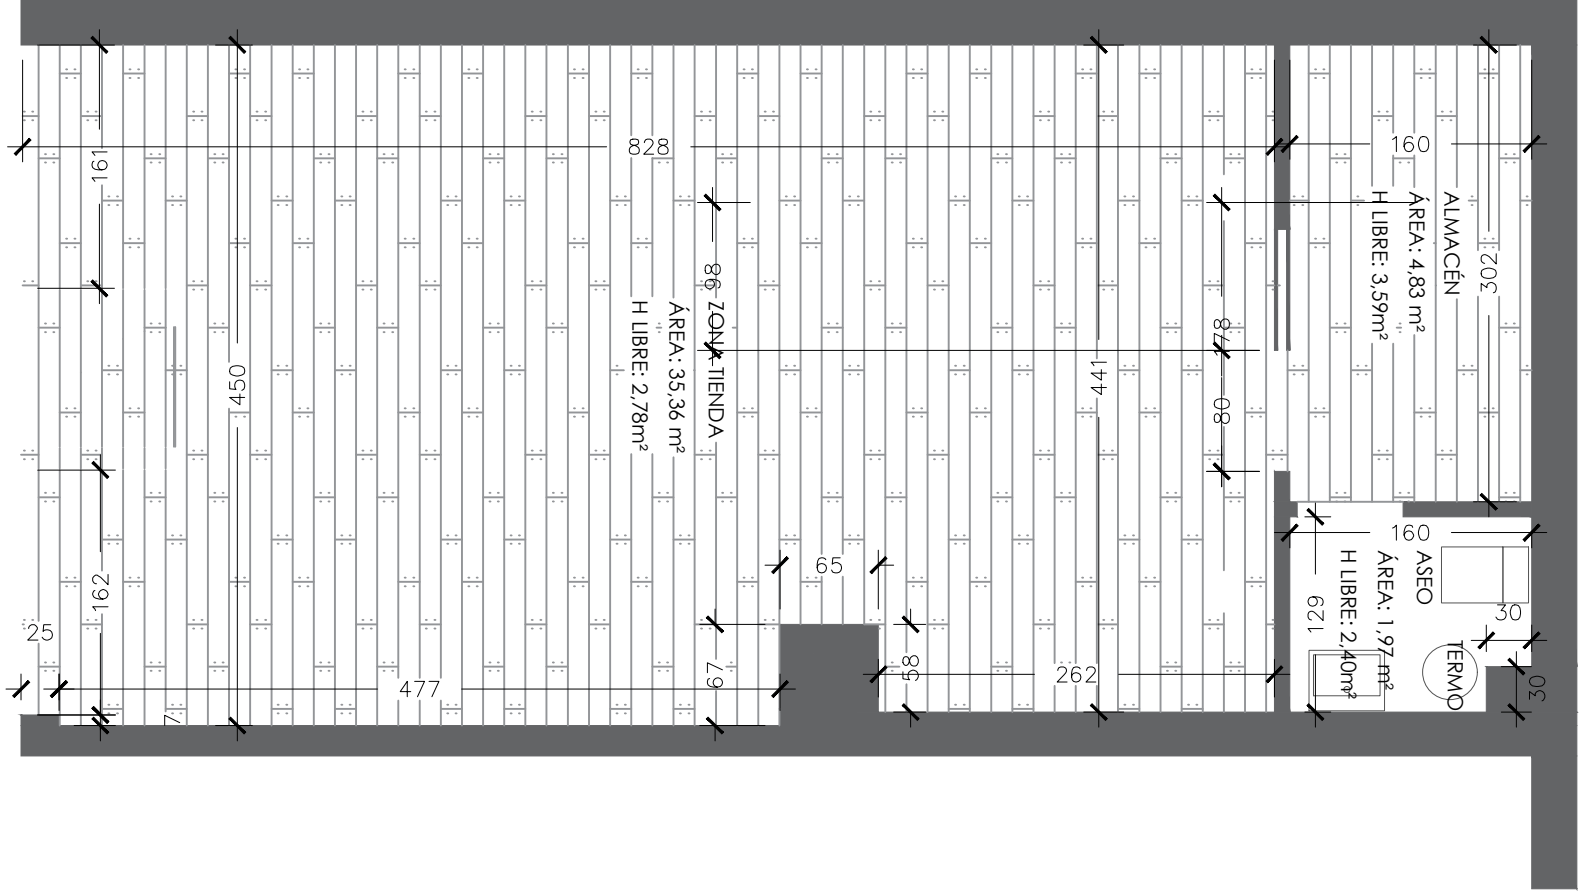

PLANTA ESTADO ACTUAL
E 1/50

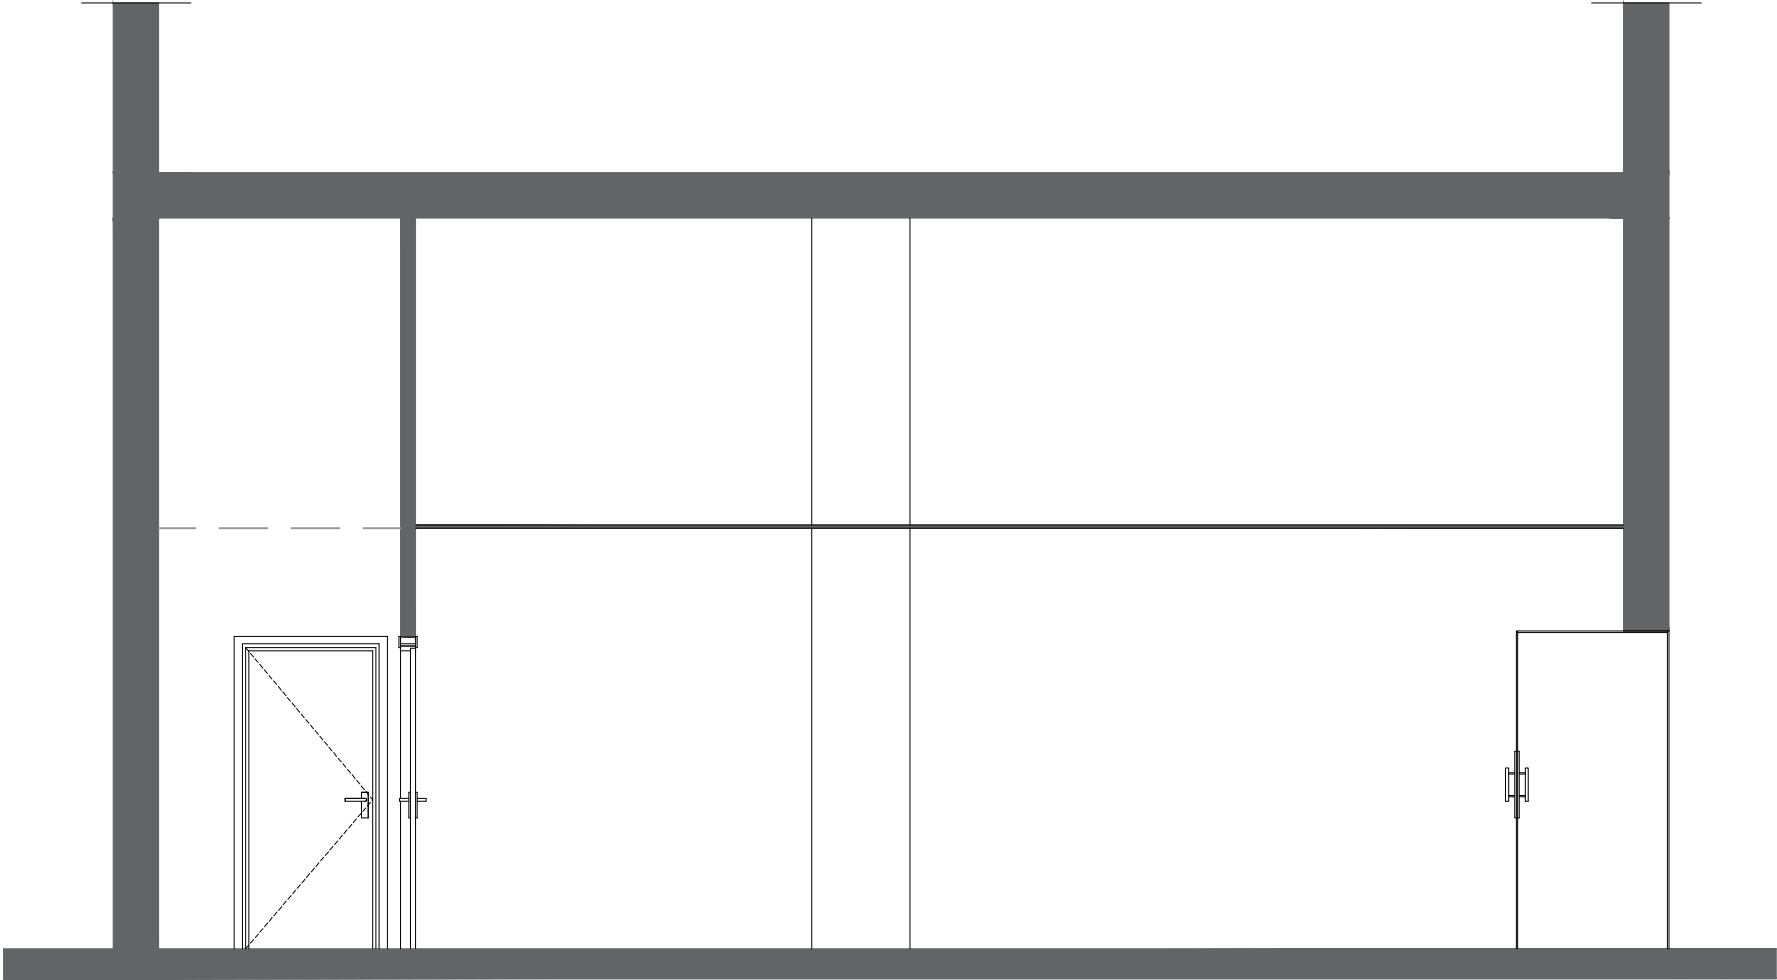

SECCIÓN AA' ESTADO ACTUAL
E 1/50

TÍTULO

PROYECTO BÁSICO Y DE EJECUCIÓN Y DE ACTIVIDAD DE LAVADERO DE MASCOTAS

PROMOTOR

Symbolon 2024 s.l.

EMPLAZAMIENTO

Calle Pepe Eizaga 1, B/2
26005 Logroño, La Rioja

PLANO

Estado Reformado
Planta y Sección AA'

ESCALA

1:50

FECHA

Octubre 2024

IVÁN MARTÍNEZ GUTIERREZ, ARQUITECTO COAR 750

RAQUEL VILLAR ZABALA, ARQUITECTA COAR 893


Nº EXP:2024/025/IX

VERS: 00


a_o3

N


PLANTA ESTADO REFORMADO
E 1/50

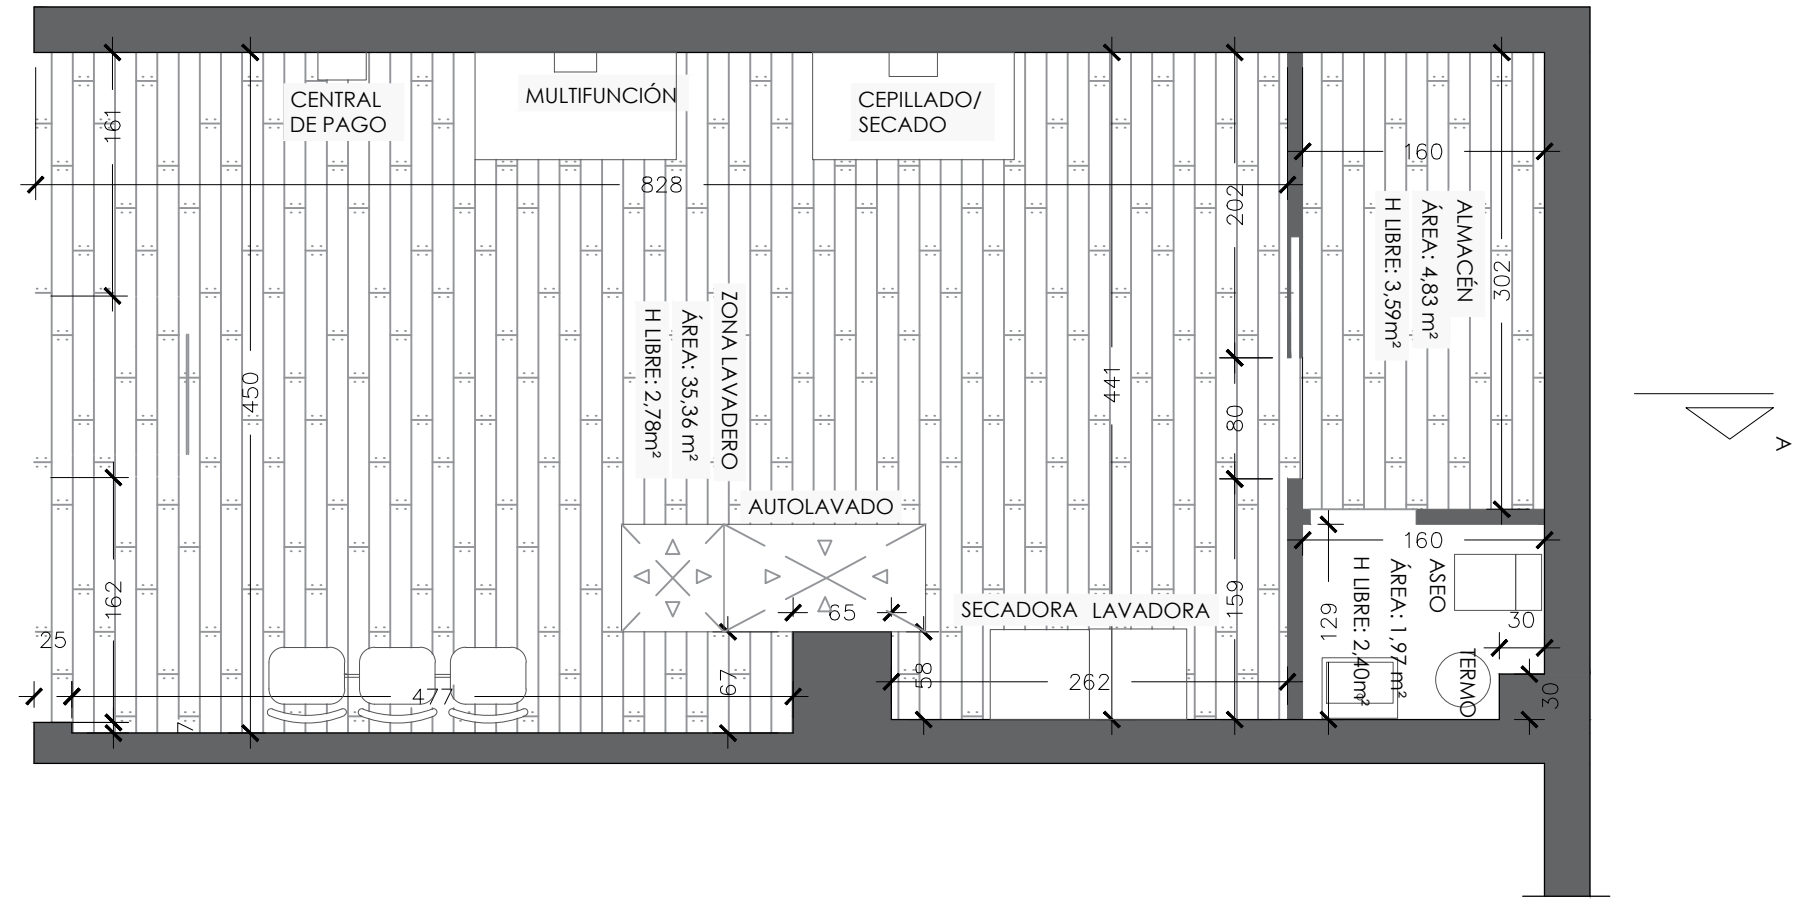

SECCIÓN AA' ESTADO REFORMADO
E 1/50

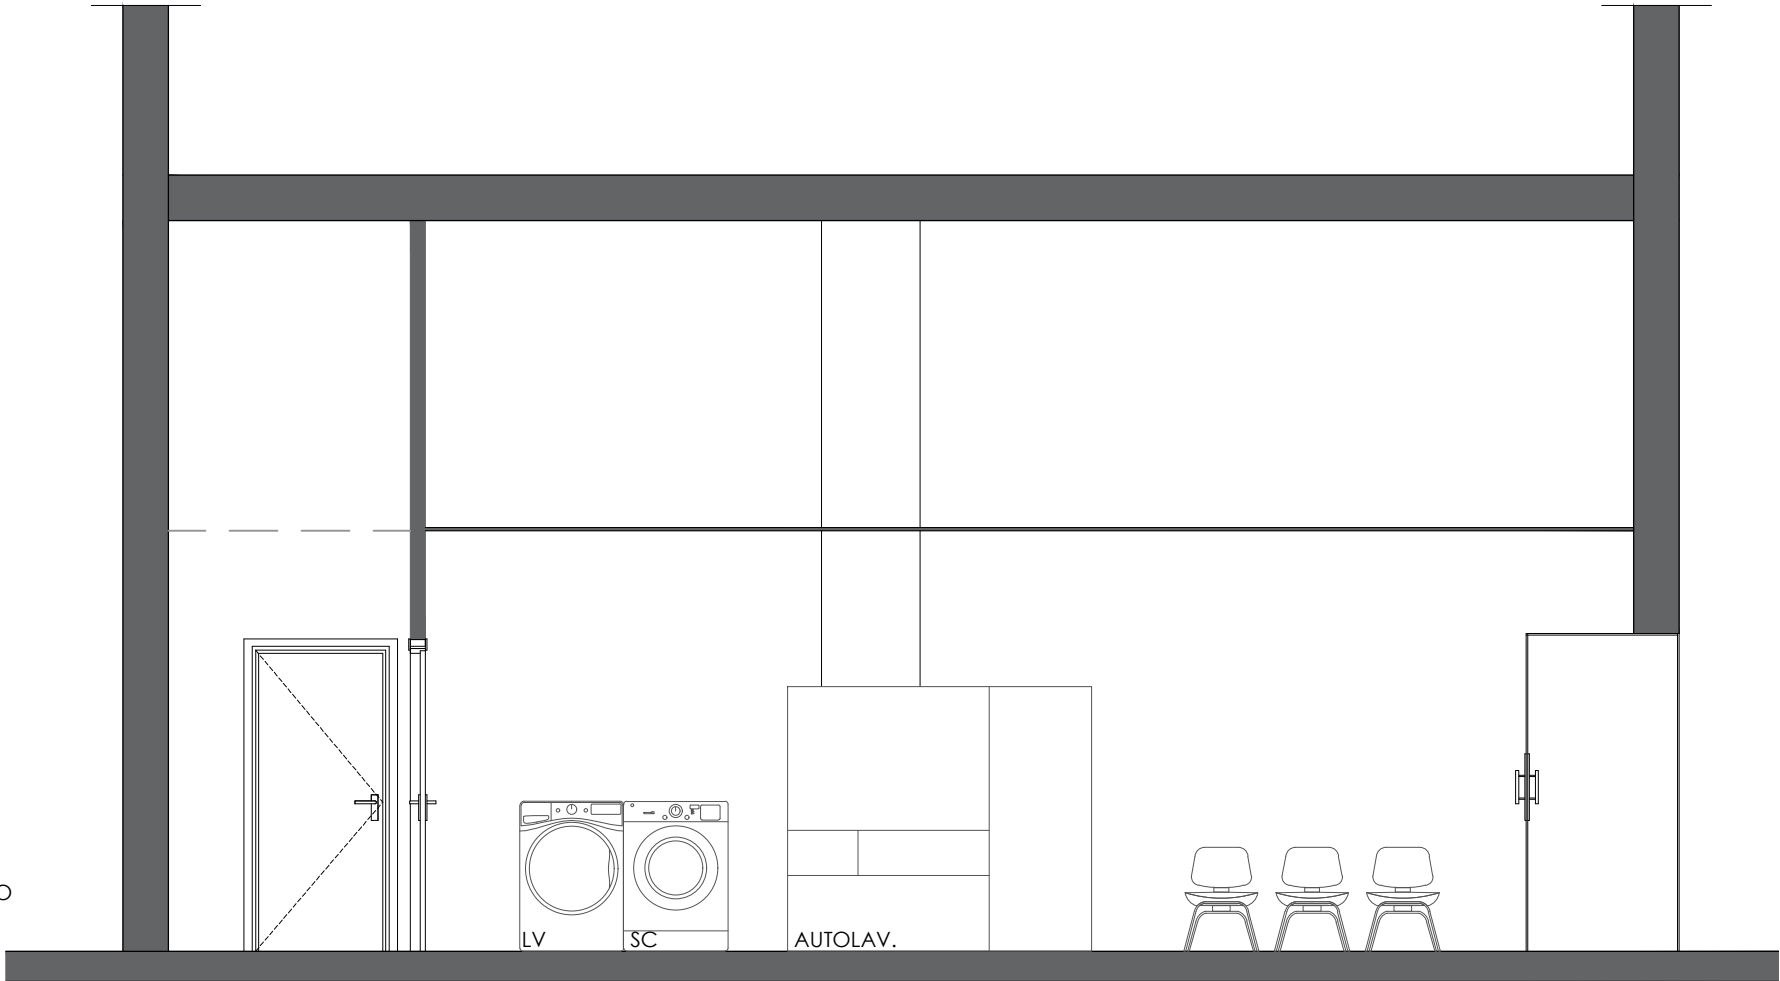

ALZADO ESTADO REFORMADO
E 1/50

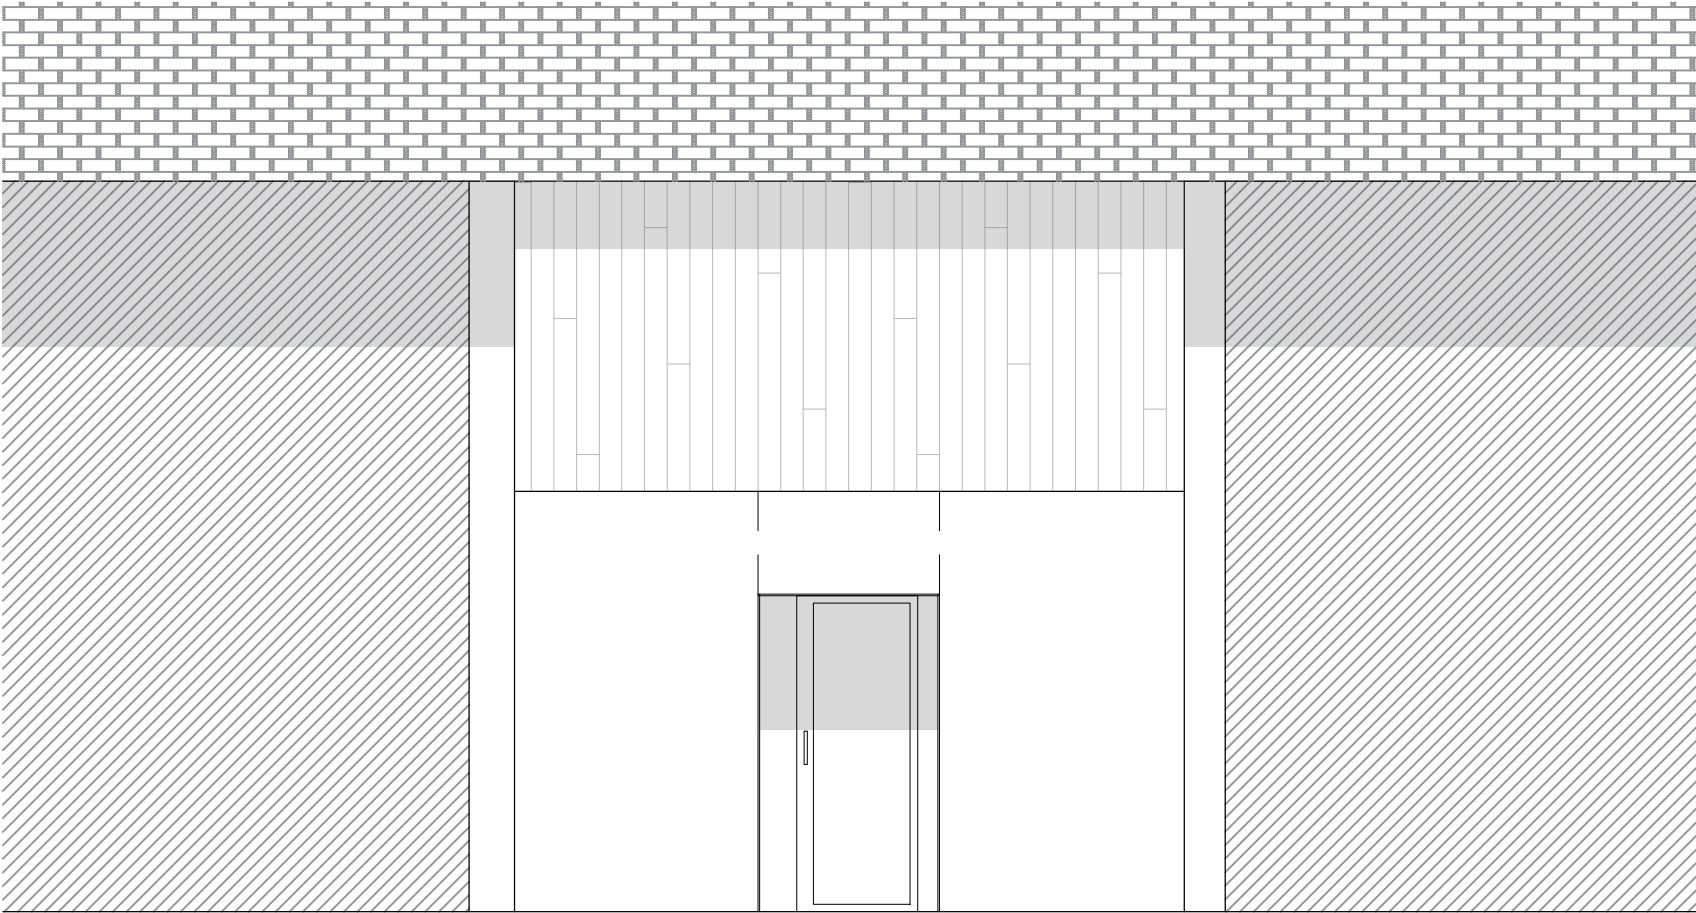

TÍTULO	PROYECTO BÁSICO Y DE EJECUCIÓN Y DE ACTIVIDAD DE LAVADERO DE MASCOTAS
PROMOTOR	Symbolon 2024 s.l.
EMPLAZAMIENTO	Calle Pepe Eizaga 1, B/j2 26005 Logroño, La Rioja
PLANO	Estado Reformado Fachada
ESCALA	1:50
FECHA	Octubre 2024



IVÁN MARTÍNEZ GUTIERREZ, ARQUITECTO COAR 750



RAQUEL VILLAR ZABALA, ARQUITECTA COAR 893

Nº EXP:2024/025/IX VERS: 00

a_o4

TÍTULO

PROYECTO BÁSICO Y DE EJECUCIÓN Y DE ACTIVIDAD DE LAVADERO DE MASCOTAS

PROMOTOR

Symbolon 2024 s.l.

EMPLAZAMIENTO

Calle Pepe Eizaga 1, B/2
26005 Logroño, La Rioja

PLANO

Estado Reformado
Instalación fontanería

ESCALA

1:50

FECHA

Octubre 2024



IVÁN MARTÍNEZ GUTIERREZ, ARQUITECTO COAR 750




RAQUEL VILLAR ZABALA, ARQUITECTA COAR 893

Nº EXP:2024/025/IX

VERS: 00

i_o5

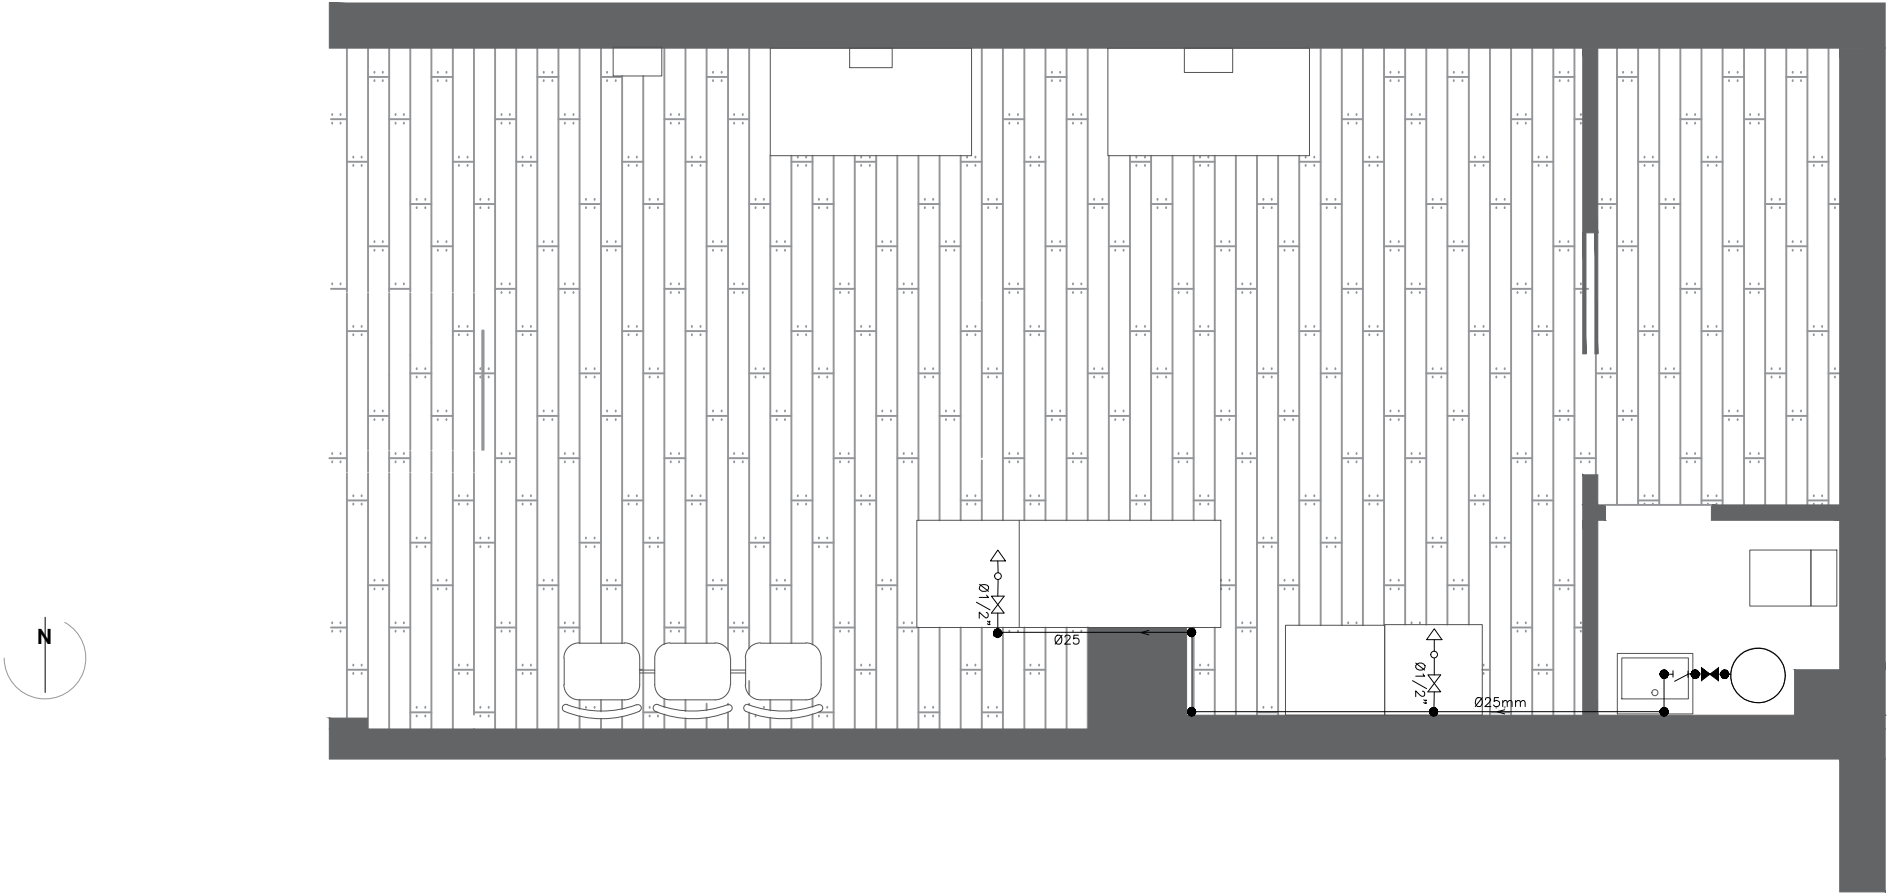

LEYENDA FONTANERÍA	
●	NUDO DE DERIVACIÓN
⬇	GRIFO DE AGUA FRÍA
—	TUBERÍA DE AGUA FRÍA
⊗	LLAVE DE PASO
○	CALENTADOR ACUMULADOR INDIVIDUAL
⊗	LLAVE DE PASO CON GRIFO DE VACIADO
⌋	FILTRO ANTICAL A LA ENTRADA DEL TERMO

TÍTULO

PROYECTO BÁSICO Y DE EJECUCIÓN Y DE ACTIVIDAD DE LAVADERO DE MASCOTAS

PROMOTOR

Symbolon 2024 s.l.

EMPLAZAMIENTO

Calle Pepe Eizaga 1, B/2
26005 Logroño, La Rioja

PLANO

Estado Reformado
Instalación saneamiento

ESCALA

1:50

FECHA

Octubre 2024


IVÁN MARTÍNEZ GUTIERREZ, ARQUITECTO COAR 750

RAQUEL VILLAR ZABALA, ARQUITECTA COAR 893

Nº EXP:2024/025/IX VERS: 00

i_o6

LEYENDA SANEAMIENTO	
	BAJANTE SANEAMIENTO EXISTENTE BAÑO Ø110mm
	COLECTOR FECALES
	ARQUETA DECANTADORA REGISTRABLE ESTANCA 40*40cm

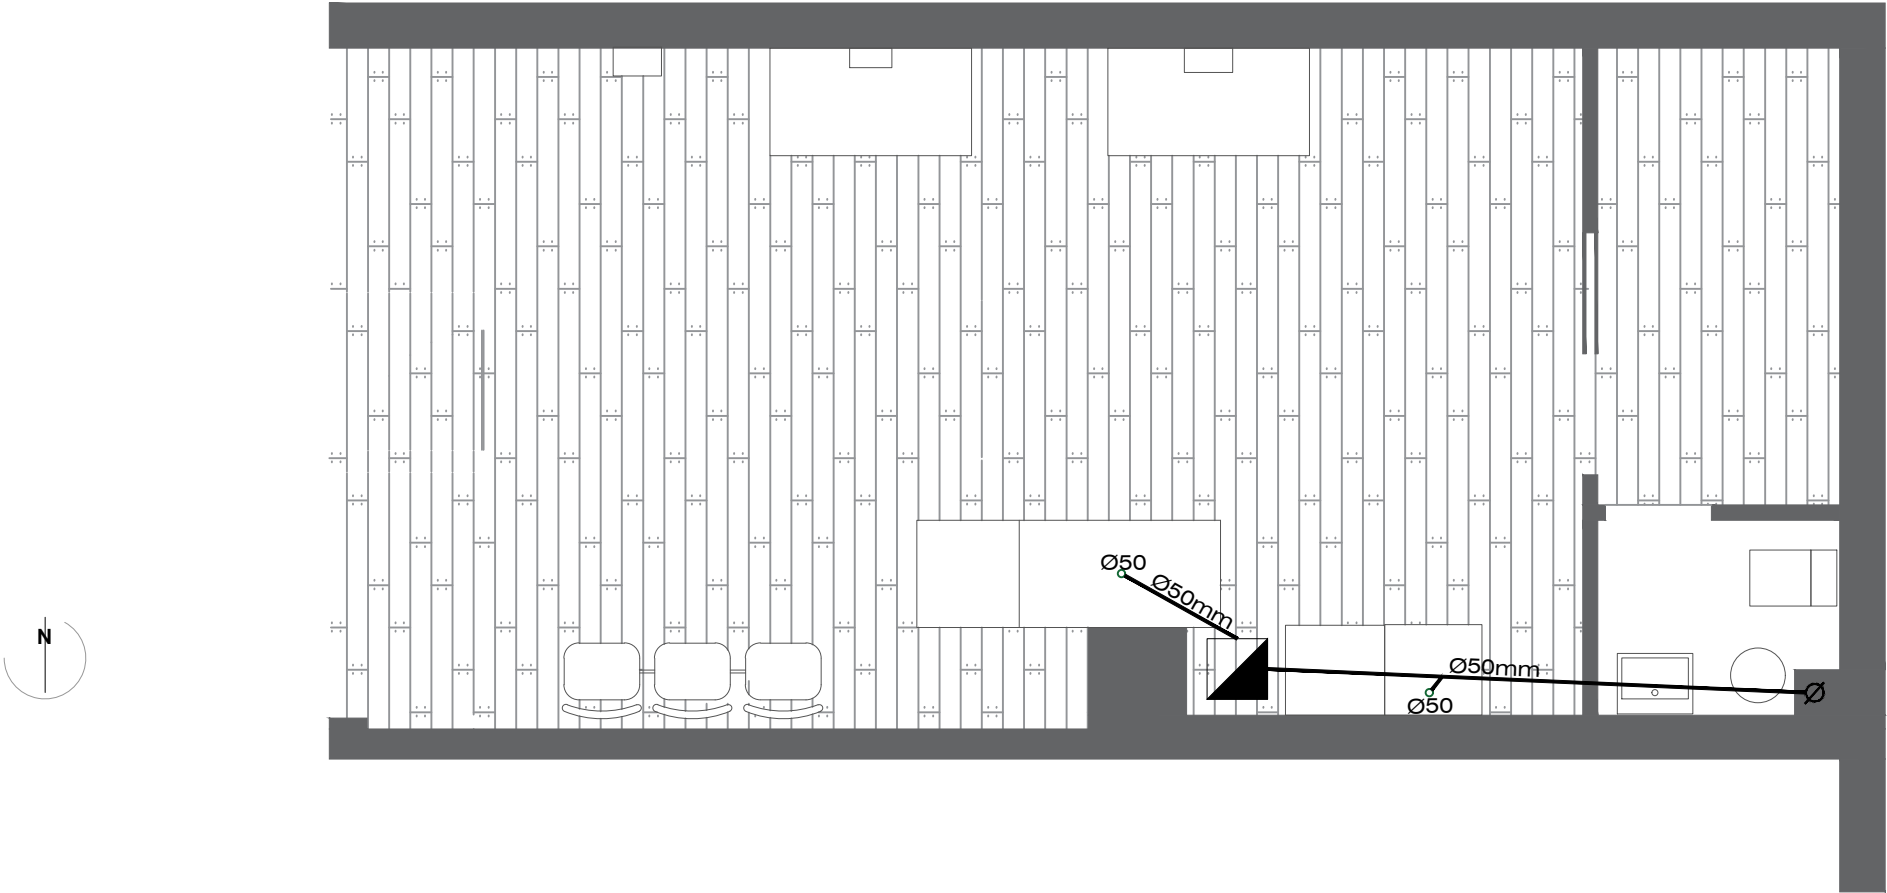

TÍTULO

PROYECTO BÁSICO Y DE EJECUCIÓN Y DE ACTIVIDAD DE LAVADERO DE MASCOTAS

PROMOTOR

Symbolon 2024 s.l.

EMPLAZAMIENTO

Calle Pepe Eizaga 1, B/2
26005 Logroño, La Rioja

PLANO

Estado Reformado
Iluminación existente

ESCALA

1:50

FECHA

Octubre 2024


IVÁN MARTÍNEZ GUTIERREZ, ARQUITECTO COAR 750

RAQUEL VILLAR ZABALA, ARQUITECTA COAR 893

Nº EXP:2024/025/IX

VERS: 00

i_o7

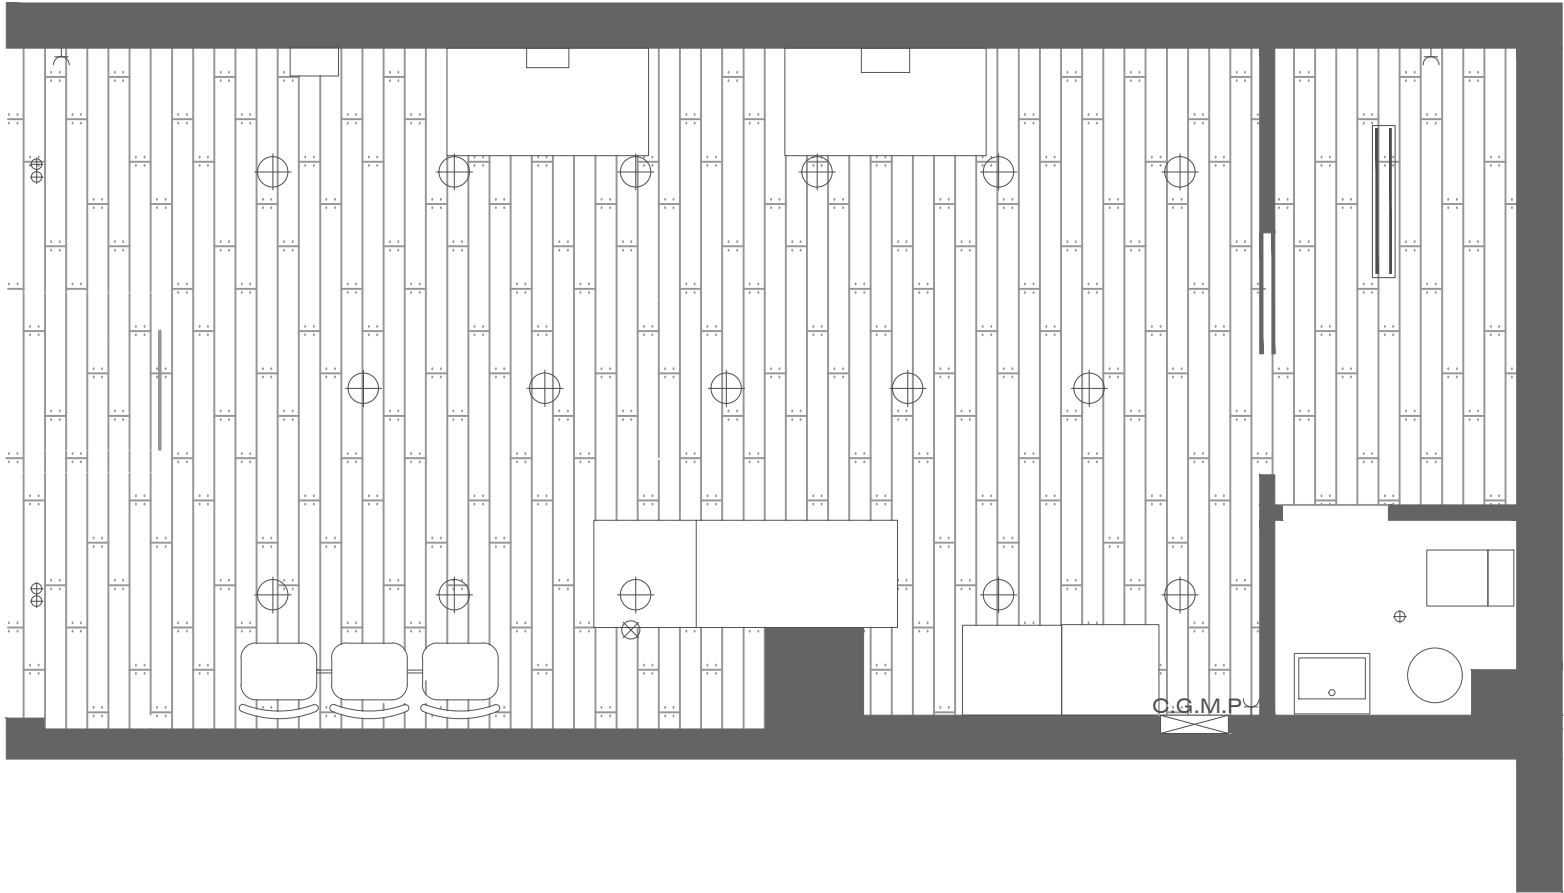

LEYENDA ELECTRICIDAD E ILUMINACIÓN	
	CUADRO GENERAL DE MANDO Y PROTECCIÓN EXISTENTE
	FOCO LED EMPOTRADO EN FALSO TECHO EXISTENTE
	TOMACORRIENTES 16A EXISTENTE
	BASE DE CORRIENTE F+N+T DE 25 A 250 V
	DOWNLIGHTS Ø20 cm EXISTENTES
	LUMINARIA LINEAL LED DESOOLGADA EXISTENTE

TÍTULO

PROYECTO BÁSICO Y DE EJECUCIÓN Y DE ACTIVIDAD DE LAVADERO DE MASCOTAS

PROMOTOR

Symbolon 2024 s.l.

EMPLAZAMIENTO

Calle Pepe Eizaga 1, B/2
26005 Logroño, La Rioja

PLANO

Estado Reformado
PCI existente

ESCALA

1:50

FECHA

Octubre 2024


IVÁN MARTÍNEZ GUTIERREZ, ARQUITECTO COAR 750

RAQUEL VILLAR ZABALA, ARQUITECTA COAR 893

Nº EXP:2024/025/IX

VERS: 00

i_o8

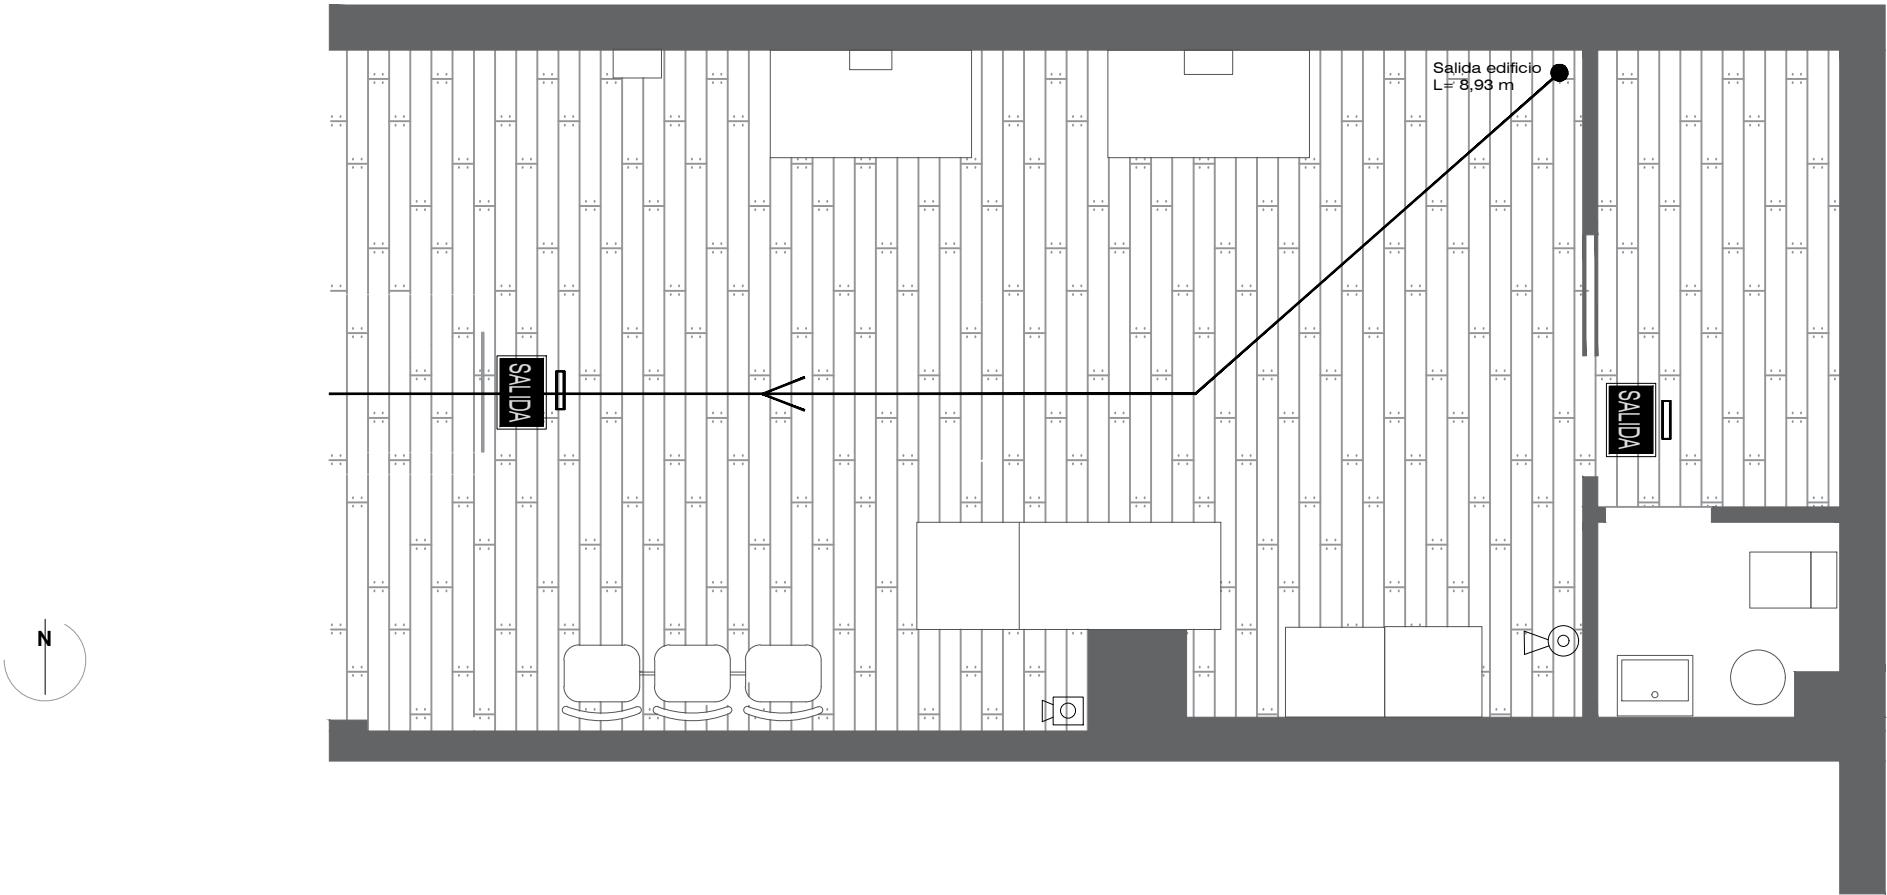

LEYENDA PROTECCIÓN CONTRA INCENDIOS	
	EXTINTOR POLVO POLIVALENTE ABC 34A 183B 9kg. EXISTENTE
	EXTINTOR DE CO2 DE 2KG 13B JUNTO A CUADRO ELÉCTRICO
	SEÑALES FOTOLUMINISCENTES DE EVACUACIÓN según UNE 23.034, UNE 23.033
	RECORRIDO DE EVACUACIÓN < 25m.
	PUNTO MÁS ALEJADO DE SALIDA
	EMERGENCIA EXISTENTE